

AREA 10 HA - PLANIMETRIA GENERALE INSEDIAMENTO CARTA


LEGENDA SIMBOLOGIA ANTINCENDIO

- PORTA TAGLIAFUOCO REI 120
- STRUTTURA REI 120
- ESTINTORE A POLVERE PORTATILE
- ESTINTORE A CO2
- ESTINTORE CARRELLATO
- UNITA' MOBILE A SCHIUMA
- PULSANTE ALLARME INCENDIO
- PULSANTE SGANCIO ELETTRICO
- SIRENA DI EVACUAZIONE "ALLARME INCENDIO"
- SARACINESCA INTERCETTAZIONE ANTINCENDIO
- SARACINESCA INTERCETTAZIONE GAS
- SEGNALAZIONE OTTICO-ACUSTICA "ALLARME INCENDIO"
- TELEFONO CHIAMATE EMERGENZA
- CASSETTA MEDICAZIONE
- RILEVATORE OTTICO DI FUMO E CALORE
- RILEVATORE DI GAS
- RILEVATORE DI FUMO
- RILEVATORE TERMOMOVELICIMETRICO
- CENTRALE ALLARME INCENDIO
- QUADRO APERTURA MANUALE MONITORE
- AREE A > RISCHIO INCENDIO
- PUNTO DI RITROVO IN CASO DI EMERGENZA
- VIA D'USCITA VERSO IL BASSO
- VIA D'USCITA ORIZZONTALE
- USCITA DI SICUREZZA AFFRIBILE VERSO L'ESTERNO
- LUCE DI EMERGENZA
- PRONTO SOCCORSO
- AREE CONFINATE

LEGENDA SIMBOLOGIA IMPIANTO ANTINCENDIO

- ATTACCO AUTOPOMPA V.V.F. UNI 100
- MANICHETTA E CASSETTA ANTINCENDIO UNI 45 ML/20 CON MANICHETTA E LANCIA
- IDRANTE A COLONNA UNI 70 CON MANICHETTA E LANCIA
- IDRANTE SOTTOSUOLO UNI 70 CON MANICHETTA E LANCIA
- MONITORE
- PERCORSO PRESUNTO TUBAZIONE INTERRATA PER IMPIANTO ANTINCENDIO
- PERCORSO TUBAZIONE A VISTA PER IMPIANTO ANTINCENDIO
- CASSETTA ANTINCENDIO

GRUPPO ANTINCENDIO

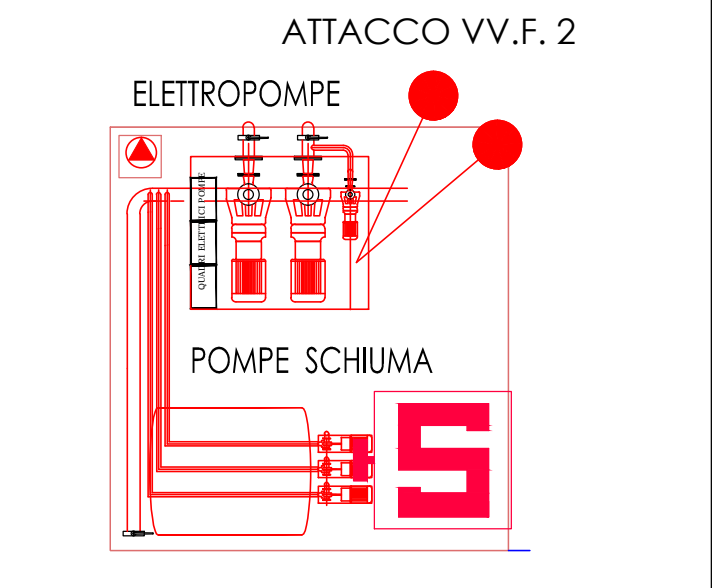

AREA 10 HA

0	14/07/2017	2.0	-	Prima emissione	
REV.	DATA	DESSIGNATO	CONTROLLATO	APPROVATO	VERIFICA NORME
DESCRIZIONE REVISIONI					
COMMITTENTE: ECO-RICICLI VERITAS SRL					
SEDE: via della Geologia, "Area 43 ha", Marghera (VE)					
P. Inv: 0364.39002.30					
PROGETTO: ECODISTRETTO DI MARGHERA AREA 10 HA					
LOCALIZZAZIONE: COMUNE DI VENEZIA - MALCONTENTA Ex "Area 43 ha"					
LIVELLO PROGETTUALE: PROGETTO DEFINITIVO					
FIRME: IL COMMITTENTE ECO-RICICLI VERITAS SRL ECO-RICICLI VERITAS S.R.L. <i>Il Direttore</i>					
FIRME: IL TECNICO AMBIENTALE Dot. Ag. Sandro SATTIN <i>Il Tecnico Ambientale</i>					
ELABORATO N.: 013.00					
Luglio 2017					
TITOLO: PRESIDI ANTINCENDIO INSEDIAMENTO - PLASTICHE					
SCALA: 1:200					
ARCHIVIO INFORMATICO: ECO-RICICLI VERITAS ECO-RICICLI VERITAS S.R.L. - Area 43 ha (Area 10 ha) Nella (Indirizzo)					
via Della Geologia Corteo del Popolo, 30 - 45100 - ROVERETO Tel. 0431-2259961 Fax 0431-2259961 e-mail: info@eco-ricicli.it					
via G. Dandolo n. 15 36020 San Donà di Po (VI) Tel. 0445-454545 / Fax 0445-454545 e-mail: studio@studios.it					